


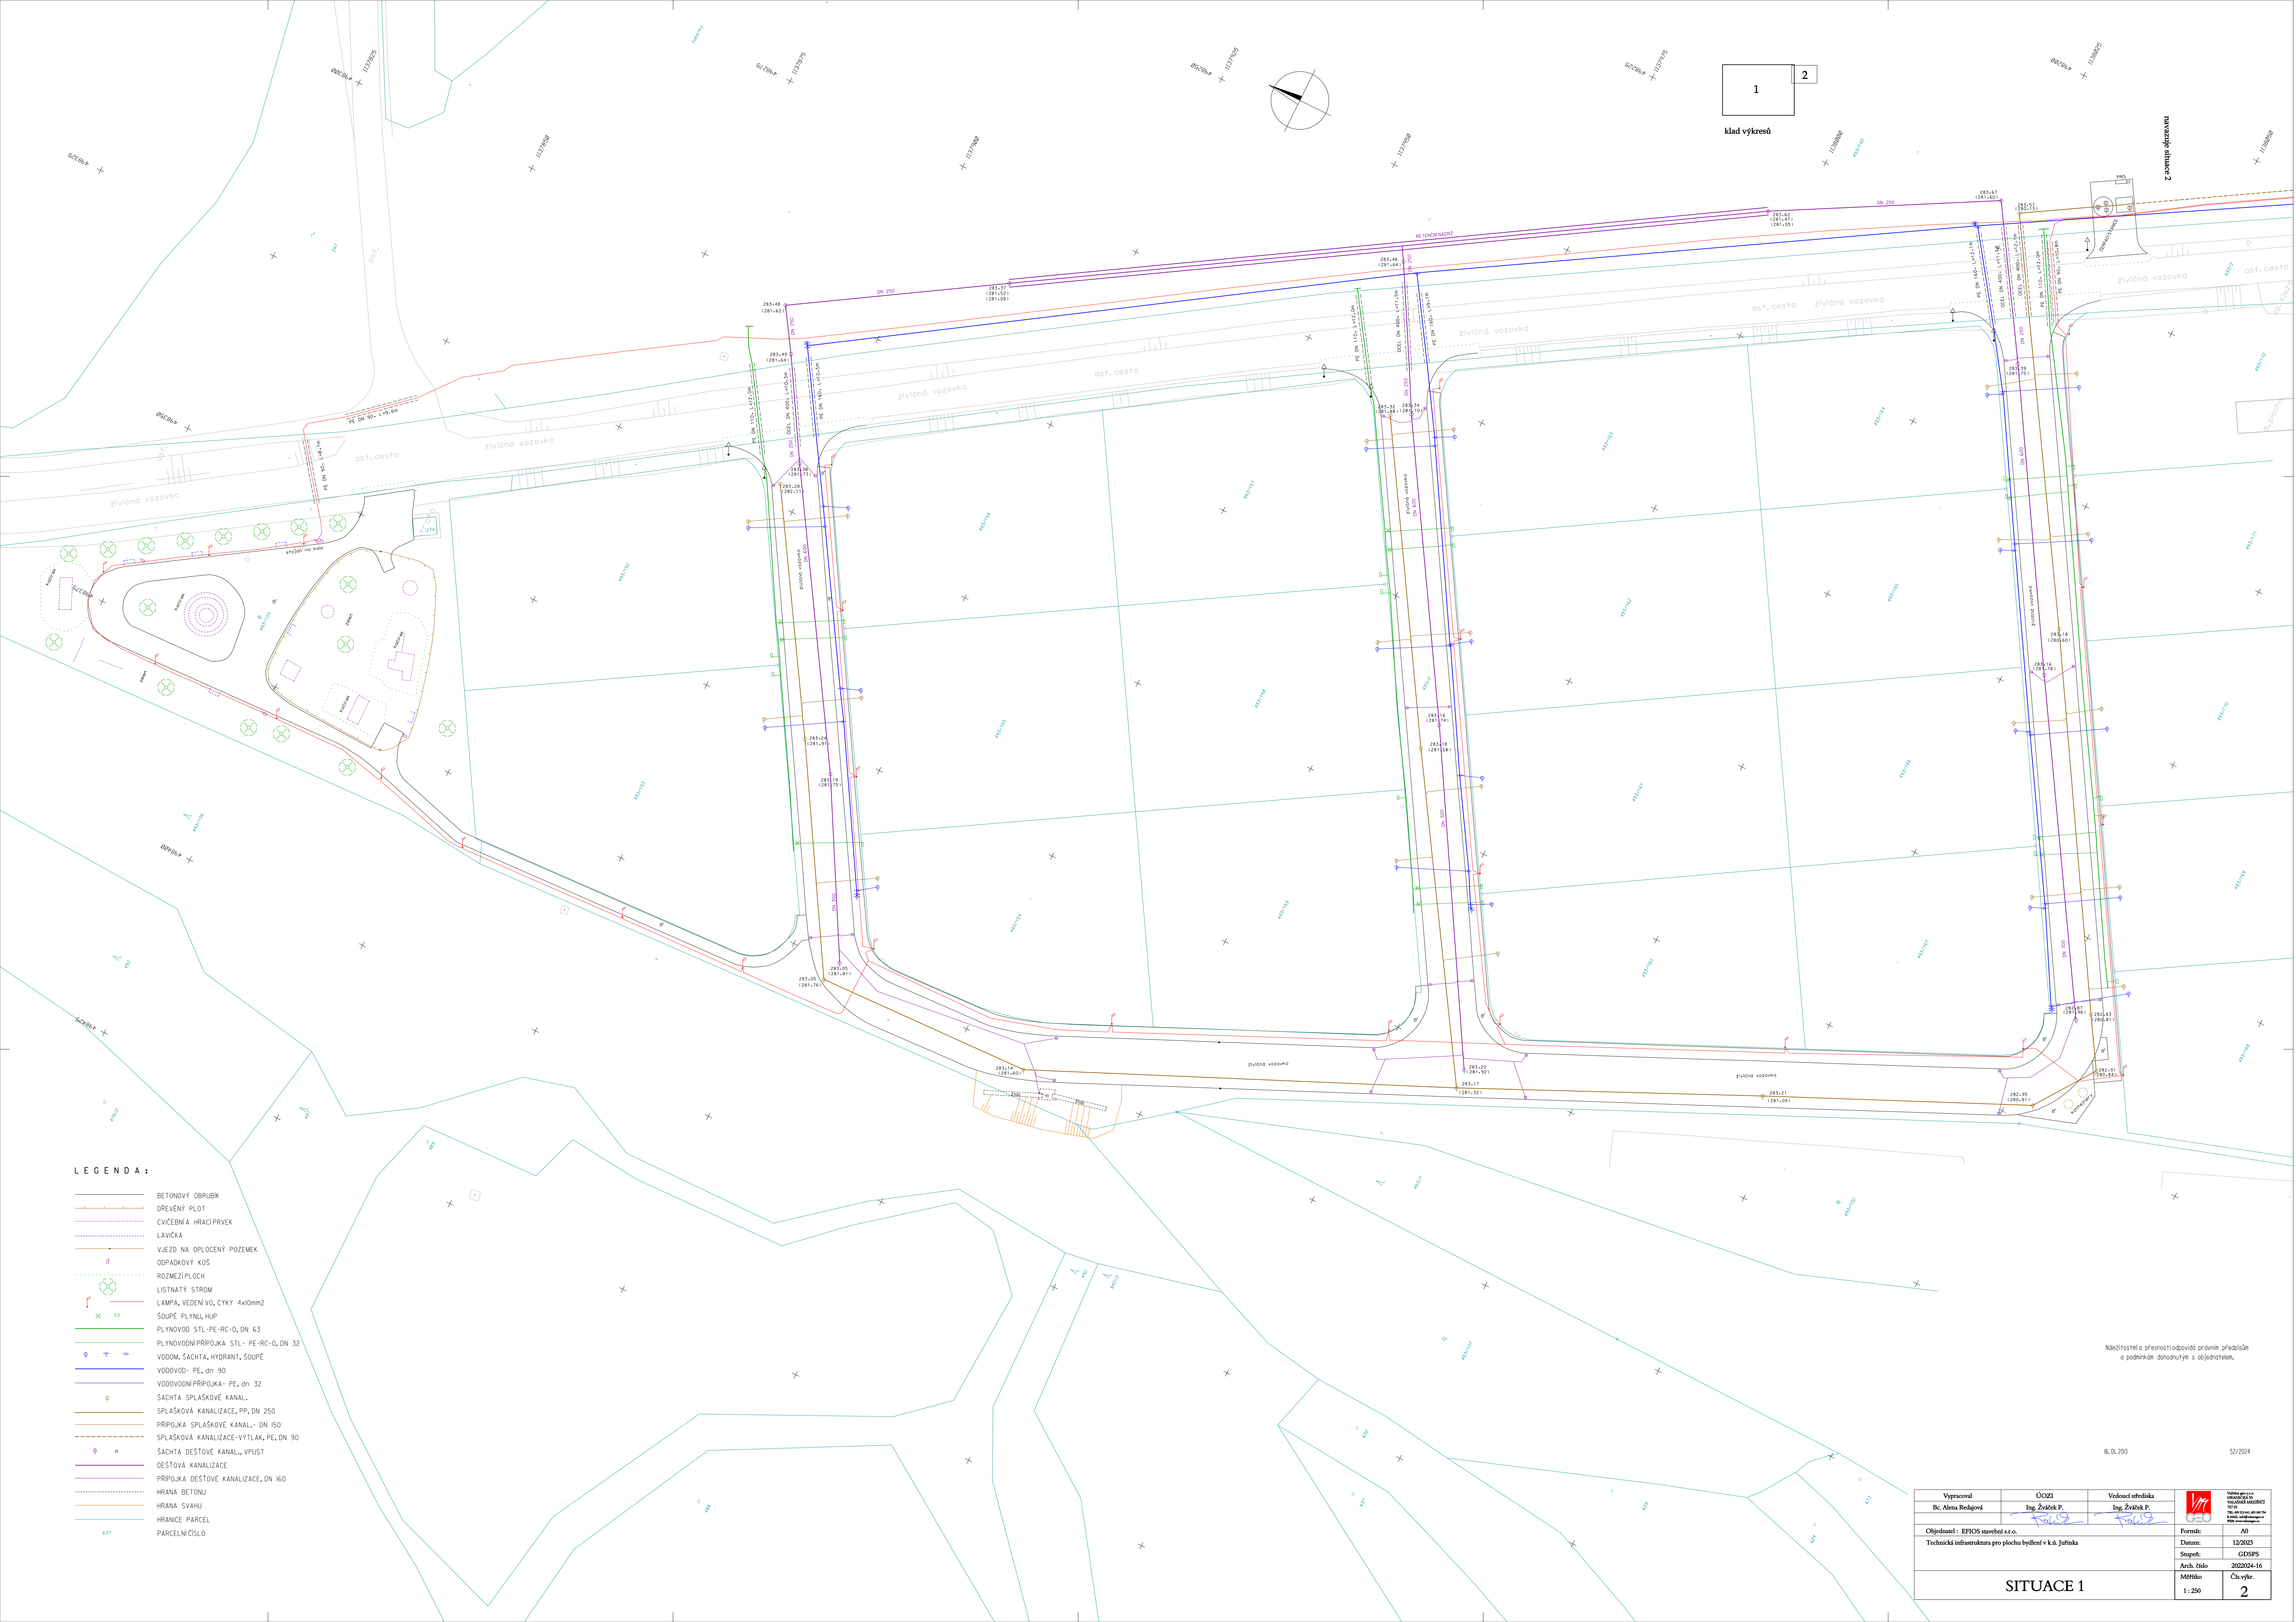

LEGENDA :

- BETONOVÝ OBRUBK
- DŘEVENÝ PLOT
- CVIČEBNÍ A HRACÍ PRVEK
- LAVIČKA
- VJEZD NA OPLOČENÝ POZEMEK
- ODPADKOVÝ KOS
- ROZMEZÍ PLOCH
- LISŤNATÝ STROM
- LAMPA, VEDENÍ VO, CYKY 4x10mm²
- SOUPĚ PLYNU, HUP
- PLYNOVOD STL-PE-RC-O, DN 63
- PLYNOVODNÍ PŘÍPOJKA STL-PE-RC-O, DN 32
- VODOM, SACHTA, HYDRANT, SOUPĚ
- VODOVOD-PE, dn 90
- VODOVODNÍ PŘÍPOJKA-PE, dn 32
- SACHTA SPLAŠKOVÉ KANAL.
- SPLAŠKOVÁ KANALIZACE, PP, DN 250
- PŘÍPOJKA SPLAŠKOVÉ KANAL.-DN 150
- SPLAŠKOVÁ KANALIZACE-VÝTLAK, PE, DN 90
- SACHTA DEŠTOVÉ KANAL., VPUSŤ
- DEŠTOVÁ KANALIZACE
- PŘÍPOJKA DEŠTOVÉ KANALIZACE, DN 160
- HRANA BETONU
- HRANA SVAHU
- HRANICE PARCEL
- PARCELNÍ ČÍSLO

Vypracoval Bc. Alena Redžová	Účel Ing. Zsuzka P.	Vedoucí stělska Ing. Zsuzka P.	
Objednatel : EFICOS stavební s.r.o.	Datum: 12/2023	Formát: A0	Všechny údaje včetně verzí a dat souborů a jejich změn a jejich změn
Technická infrastruktura pro plochu bydlení v k.ú. Jufinka	Supl: GDS/SPS	Arch. číslo 2020/24-16	Čís.výkr. 2
Měřítko 1:250			

SITUACE 1

Náležitosti a přesnosti odpovídá právní předpis
a podmínkám danostupin s objednatel.

18. 01. 2023

52/2024